

LEGENDA:
 - GRZEBAK PŁYTOVY
 CVZ-400 RÓDZAJ GRZEBAKA WYSOKOŚĆ 1400 mm
 - NR POMIERSZCZENIA
 TEMPERATURA W POMIERSZCZENIU
 Ø115 ŚREDNICA RURY
 - POWROT C.O.
 ZADANE C.O.

BIURO PROJEKTOWO - BUDOWLANE "ALFA"
 05-300 Minsk Maz. ul. Pilsudskiego 45 tel. 506 021 628

PROJEKT BUDOWLANY BUDYNKU USŁUGOWEGO DLA ZAKŁADU KOMUNALNEGO PRZY UL. PILSUDSKIEGO NA DZIAŁCE O NR EW. 102 W MIEJSCOWOŚCI HALINÓW, GM. HALINÓW, POW. MINSKI, WOJ. MAZOWIECKIE.


Zakład Komunalny w Halinowie 05-074 HALINÓW ul. 3Maja 8

Projektant: Wacław Wrzosek S-255/75

Prace: Instalacja c.o.-rzut parteru

Skala: 1:50

Arkusze: LPEC 2011, Nr 1

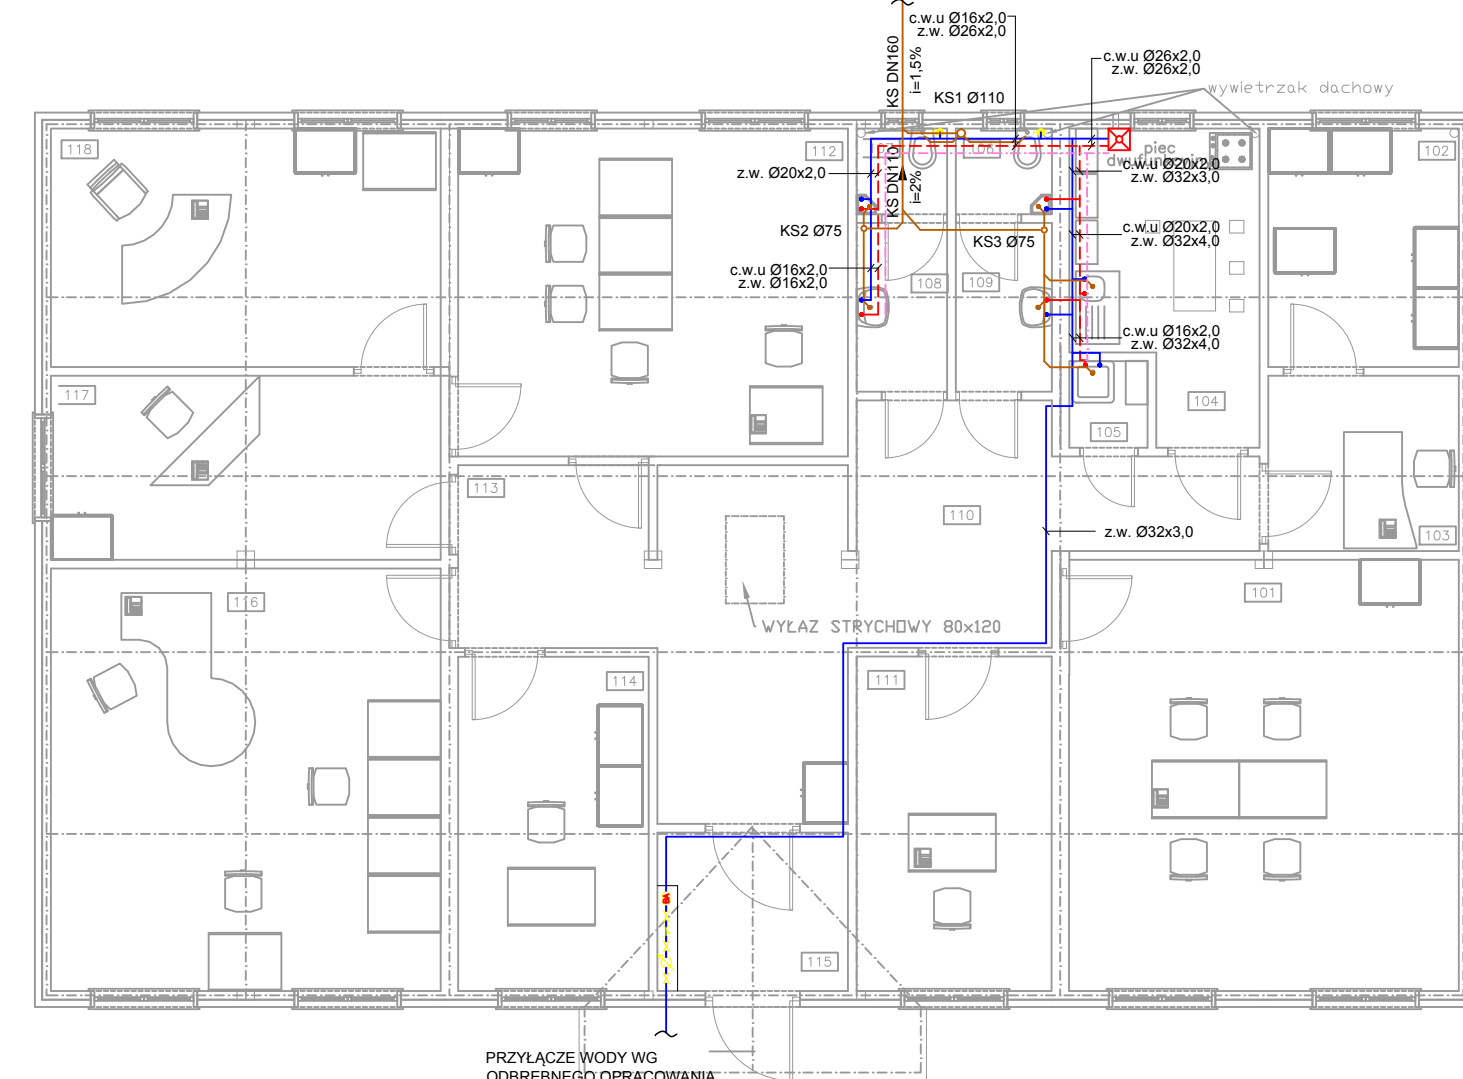

LEGENDA:
 - Instalacja wody zimnej
 - Instalacja wody ciepłej
 - Instalacja wody ciepłej
 - Instalacja wody ciepłej
 - Instalacja wody ciepłej
 - Instalacja wody ciepłej
 - Instalacja wody ciepłej
 - Instalacja wody ciepłej
 - Instalacja wody ciepłej

BIURO PROJEKTOWO - BUDOWLANE "ALFA"
 05-300 Minsk Maz. ul. Pilsudskiego 45 tel. 506 021 628

PROJEKT BUDOWLANY BUDYNKU USŁUGOWEGO DLA ZAKŁADU KOMUNALNEGO PRZY UL. PILSUDSKIEGO NA DZIAŁCE O NR EW. 102 W MIEJSCOWOŚCI HALINÓW, GM. HALINÓW, POW. MINSKI, WOJ. MAZOWIECKIE.


Zakład Komunalny w Halinowie 05-074 HALINÓW ul. 3Maja 8

Projektant: Wacław Wrzosek S-255/75

Prace: Instalacja wod-kan-rzut parteru

Skala: 1:50

Arkusze: LPEC 2011, Nr 1

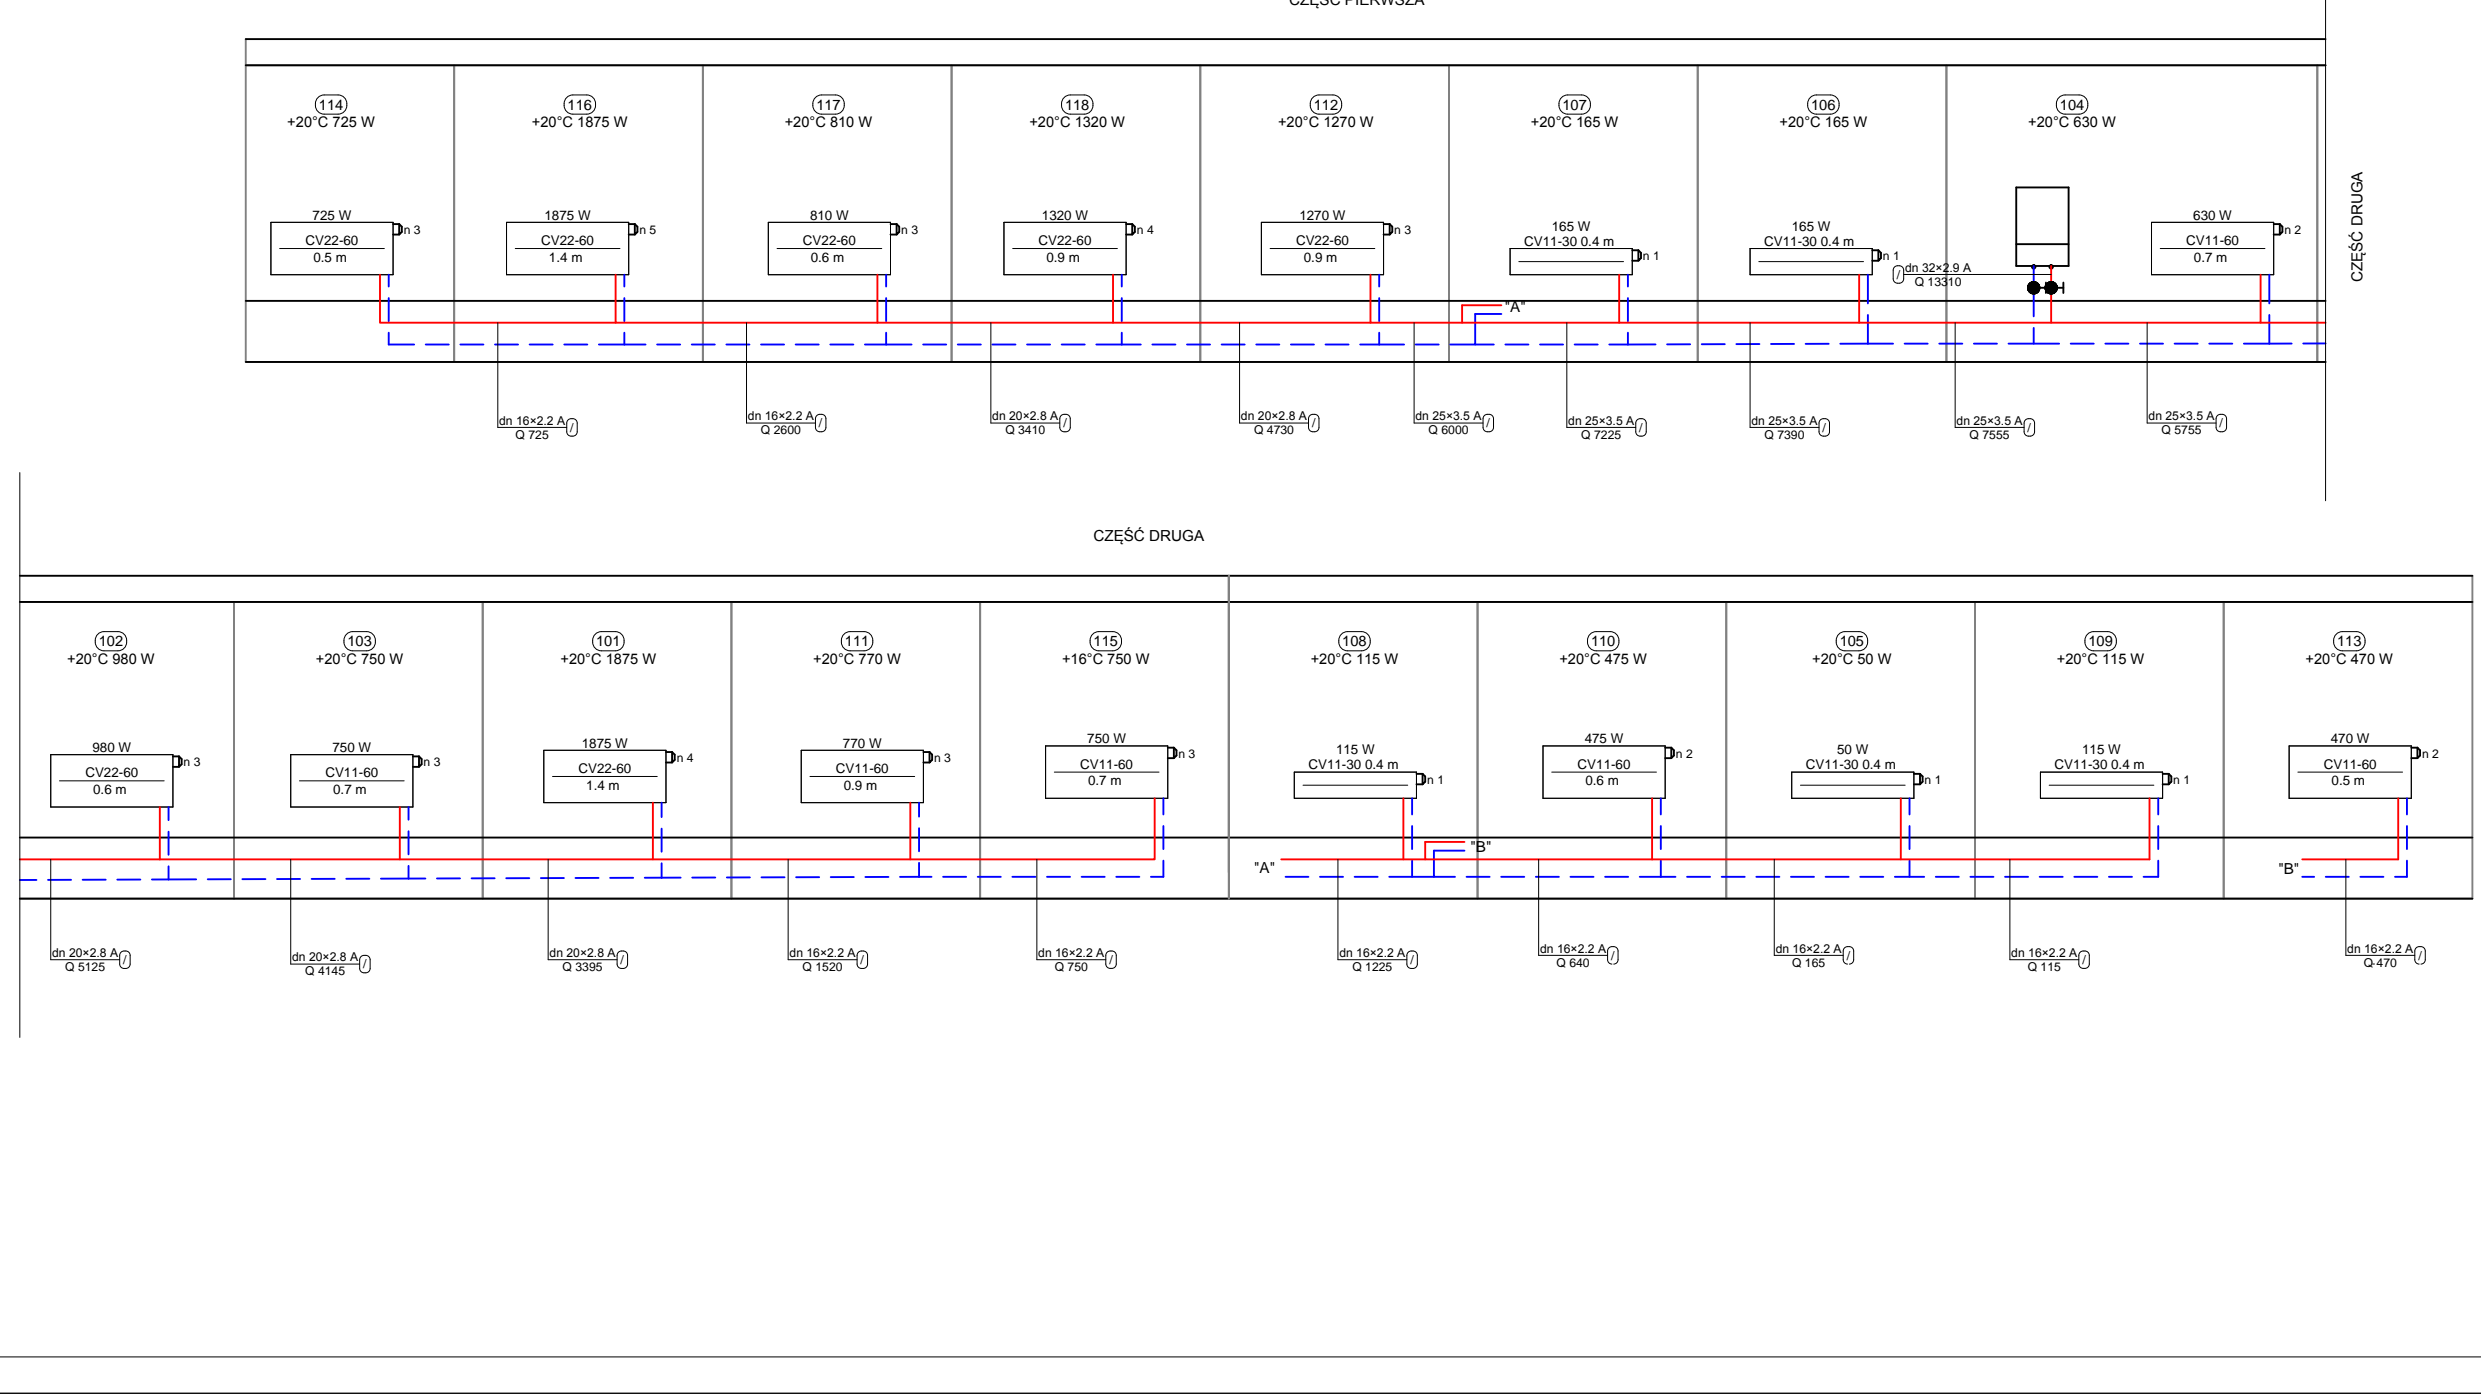

BIURO PROJEKTOWO - BUDOWLANE "ALFA"
 05-300 Minsk Maz. ul. Pilsudskiego 45 tel. 506 021 628

PROJEKT BUDOWLANY BUDYNKU USŁUGOWEGO DLA ZAKŁADU KOMUNALNEGO PRZY UL. PILSUDSKIEGO NA DZIAŁCE O NR EW. 102 W MIEJSCOWOŚCI HALINÓW, GM. HALINÓW, POW. MINSKI, WOJ. MAZOWIECKIE.


Zakład Komunalny w Halinowie 05-074 HALINÓW ul. 3Maja 8

Projektant: Wacław Wrzosek S-255/75

Prace: Instalacja c.o.-rozwińcie

Skala: 1:50

Arkusze: LPEC 2011, Nr 2

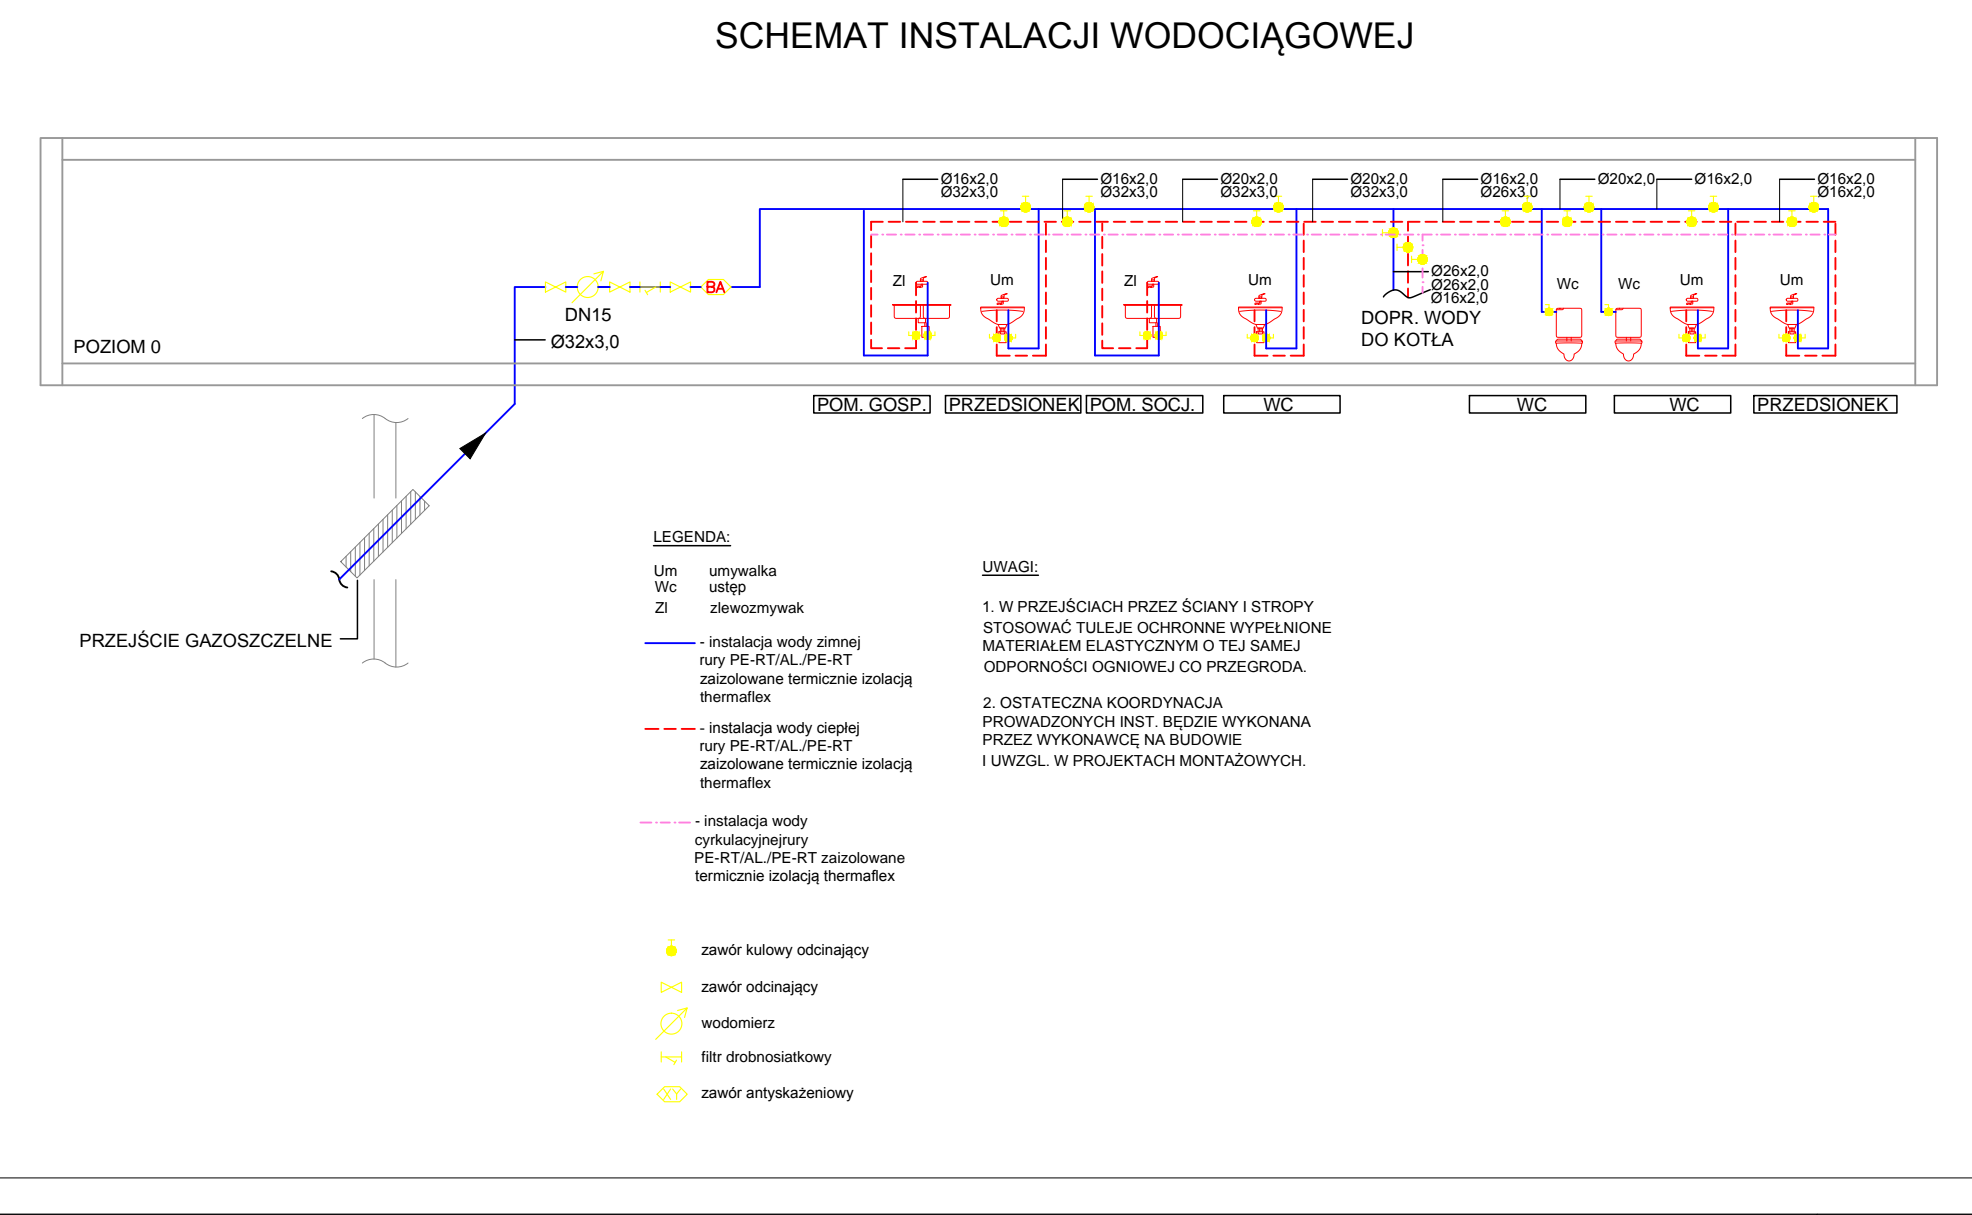

BIURO PROJEKTOWO - BUDOWLANE "ALFA"
 05-300 Minsk Maz. ul. Pilsudskiego 45 tel. 506 021 628

PROJEKT BUDOWLANY BUDYNKU USŁUGOWEGO DLA ZAKŁADU KOMUNALNEGO PRZY UL. PILSUDSKIEGO NA DZIAŁCE O NR EW. 102 W MIEJSCOWOŚCI HALINÓW, GM. HALINÓW, POW. MINSKI, WOJ. MAZOWIECKIE.


Zakład Komunalny w Halinowie 05-074 HALINÓW ul. 3Maja 8

Projektant: Wacław Wrzosek S-255/75

Prace: Schemat inst. wodociągowej

Skala: 1:50

Arkusze: LPEC 2011, Nr 1

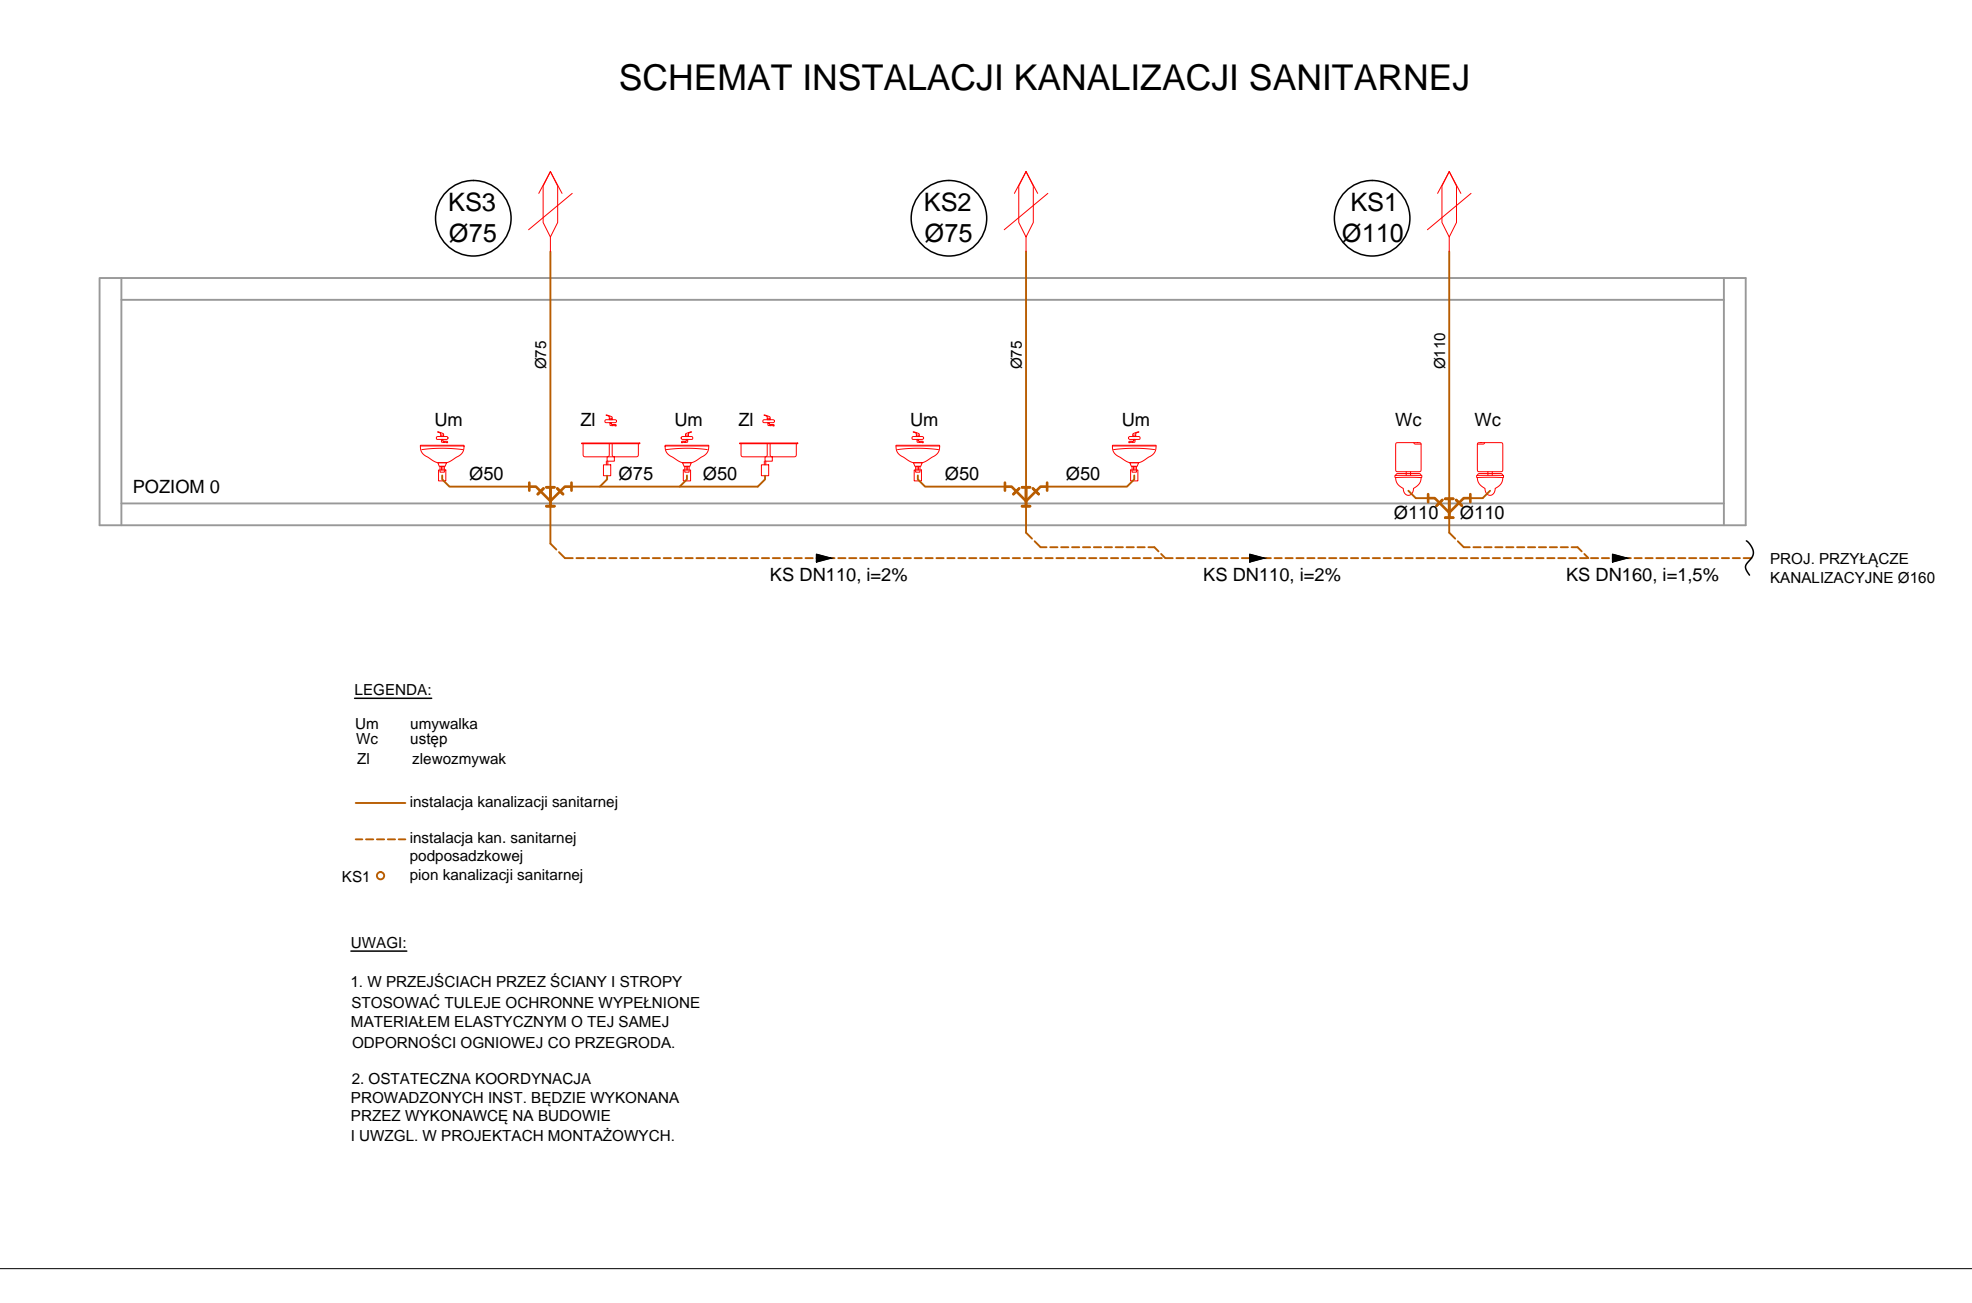

BIURO PROJEKTOWO - BUDOWLANE "ALFA"
 05-300 Minsk Maz. ul. Pilsudskiego 45 tel. 506 021 628

PROJEKT BUDOWLANY BUDYNKU USŁUGOWEGO DLA ZAKŁADU KOMUNALNEGO PRZY UL. PILSUDSKIEGO NA DZIAŁCE O NR EW. 102 W MIEJSCOWOŚCI HALINÓW, GM. HALINÓW, POW. MINSKI, WOJ. MAZOWIECKIE.


Zakład Komunalny w Halinowie 05-074 HALINÓW ul. 3Maja 8

Projektant: Wacław Wrzosek S-255/75

Prace: Schemat inst. kanalizacyjnej

Skala: 1:50

Arkusze: LPEC 2011, Nr 7

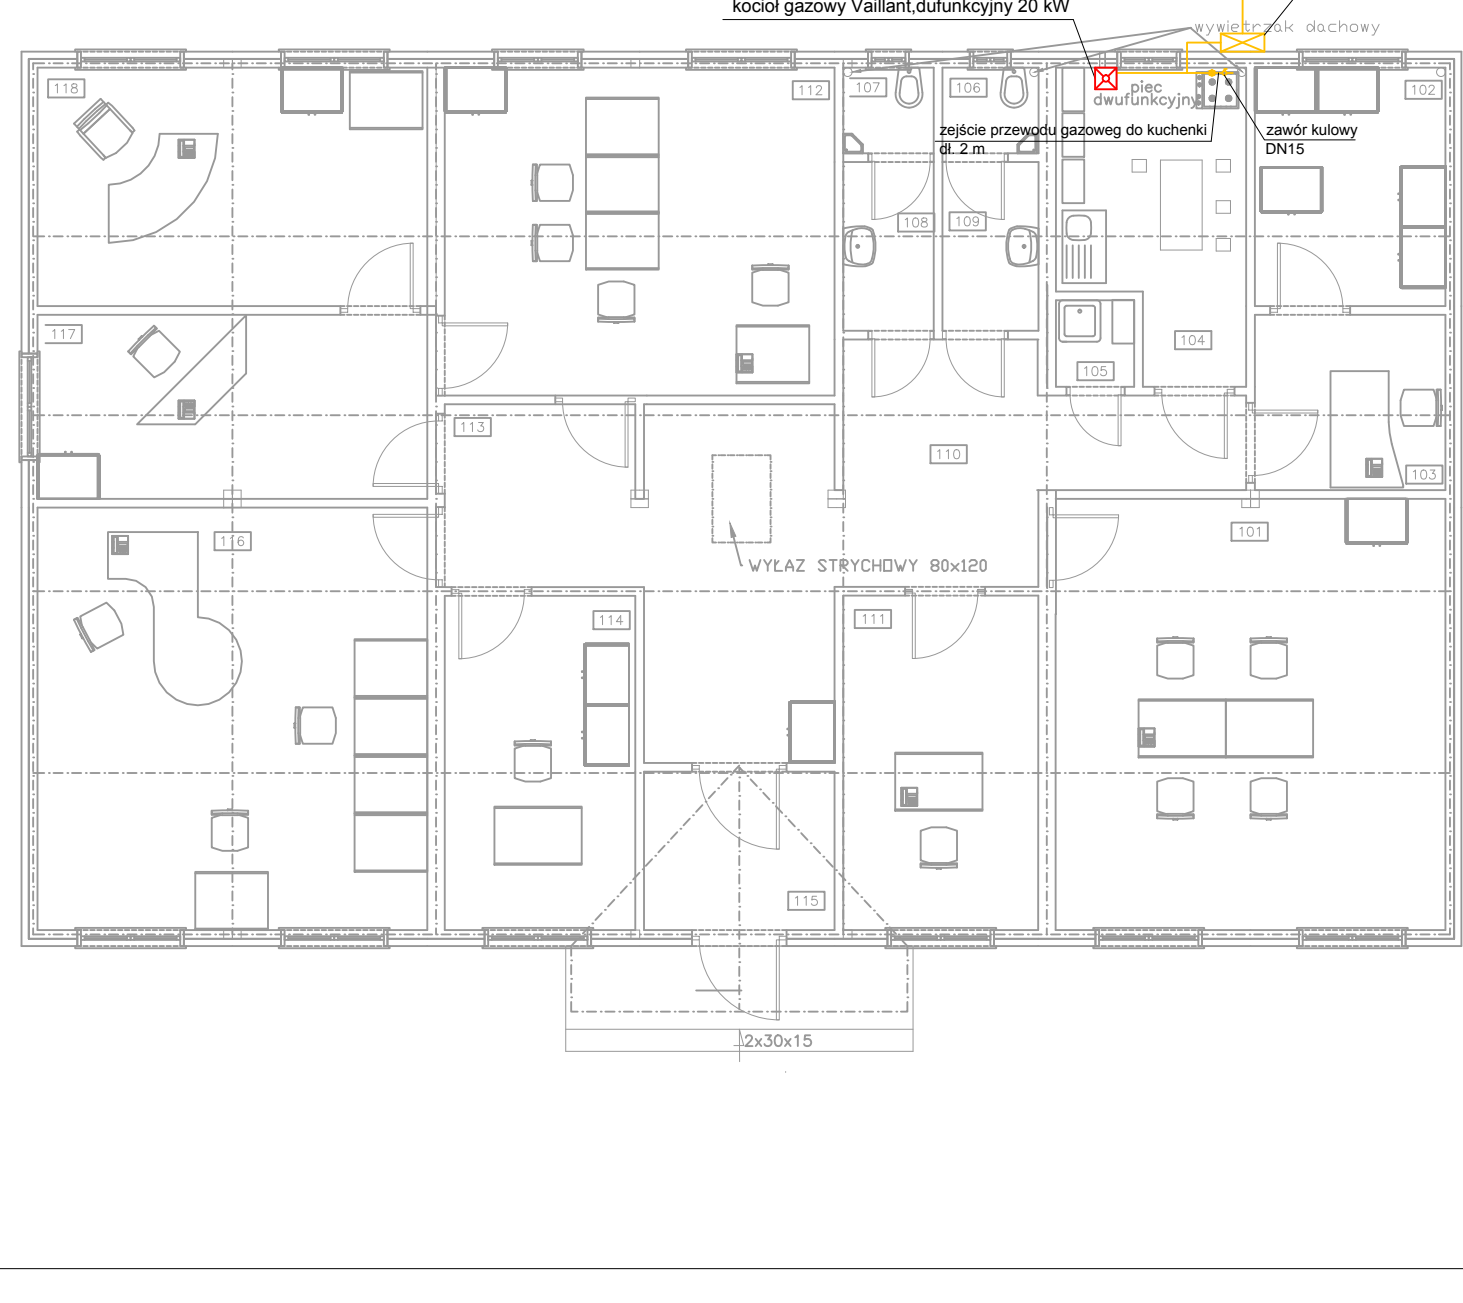

BIURO PROJEKTOWO - BUDOWLANE "ALFA"
 05-300 Minsk Maz. ul. Pilsudskiego 45 tel. 506 021 628

PROJEKT BUDOWLANY BUDYNKU USŁUGOWEGO DLA ZAKŁADU KOMUNALNEGO PRZY UL. PILSUDSKIEGO NA DZIAŁCE O NR EW. 102 W MIEJSCOWOŚCI HALINÓW, GM. HALINÓW, POW. MINSKI, WOJ. MAZOWIECKIE.


Zakład Komunalny w Halinowie 05-074 HALINÓW ul. 3Maja 8

Projektant: Wacław Wrzosek S-255/75

Prace: Instalacja gaz-u rzut parteru

Skala: 1:50

Arkusze: LPEC 2011, Nr 3

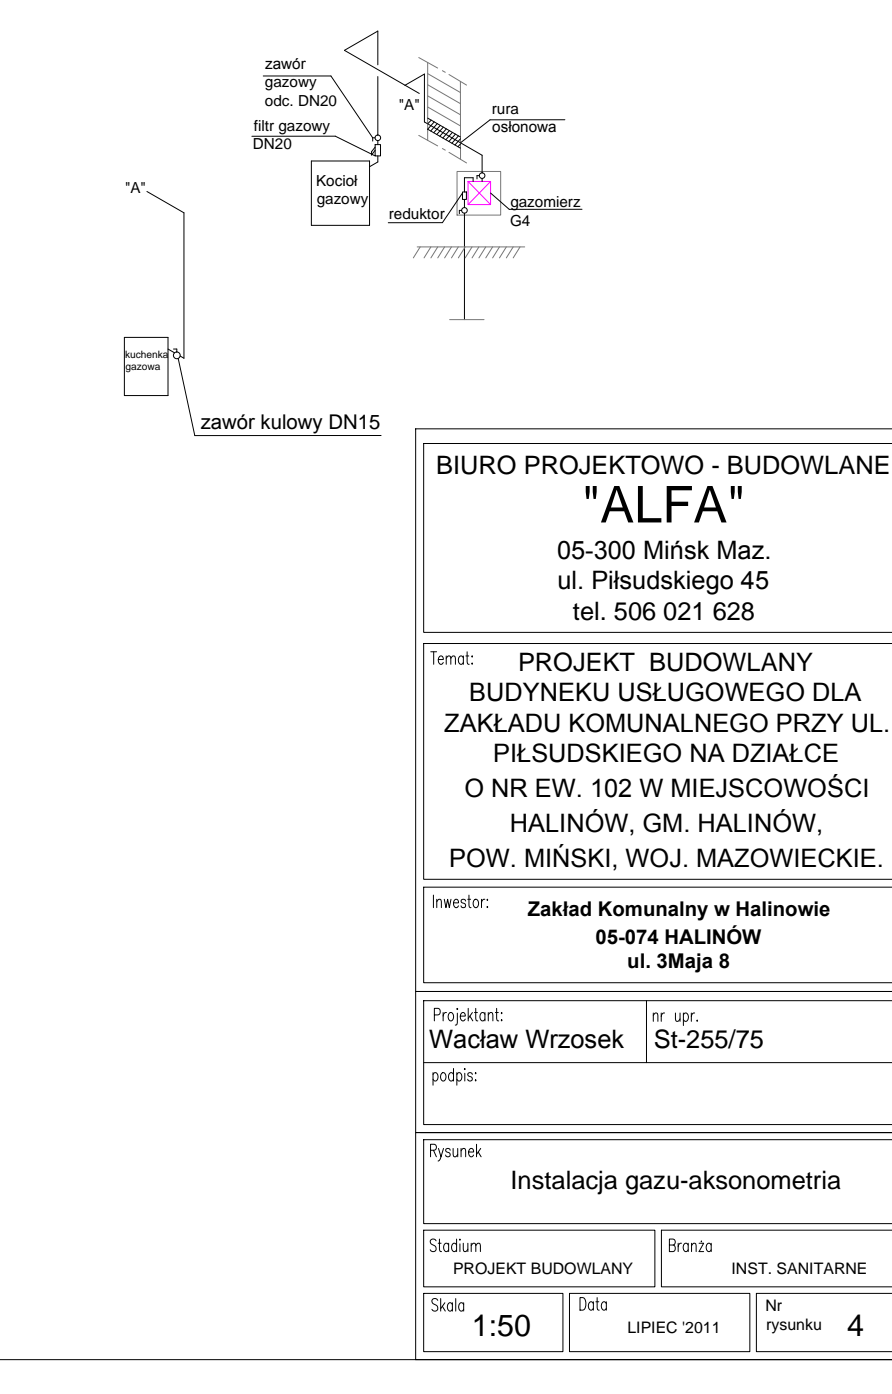

BIURO PROJEKTOWO - BUDOWLANE "ALFA"
 05-300 Minsk Maz. ul. Pilsudskiego 45 tel. 506 021 628

PROJEKT BUDOWLANY BUDYNKU USŁUGOWEGO DLA ZAKŁADU KOMUNALNEGO PRZY UL. PILSUDSKIEGO NA DZIAŁCE O NR EW. 102 W MIEJSCOWOŚCI HALINÓW, GM. HALINÓW, POW. MINSKI, WOJ. MAZOWIECKIE.

Zakład Komunalny w Halinowie 05-074 HALINÓW ul. 3Maja 8

Projektant: Wacław Wrzosek S-255/75

Prace: Instalacja gaz-u aksonometria

Skala: 1:50

Arkusze: LPEC 2011, Nr 4